


医院废水处理工程平面布置图（处理量：1300m³/d）

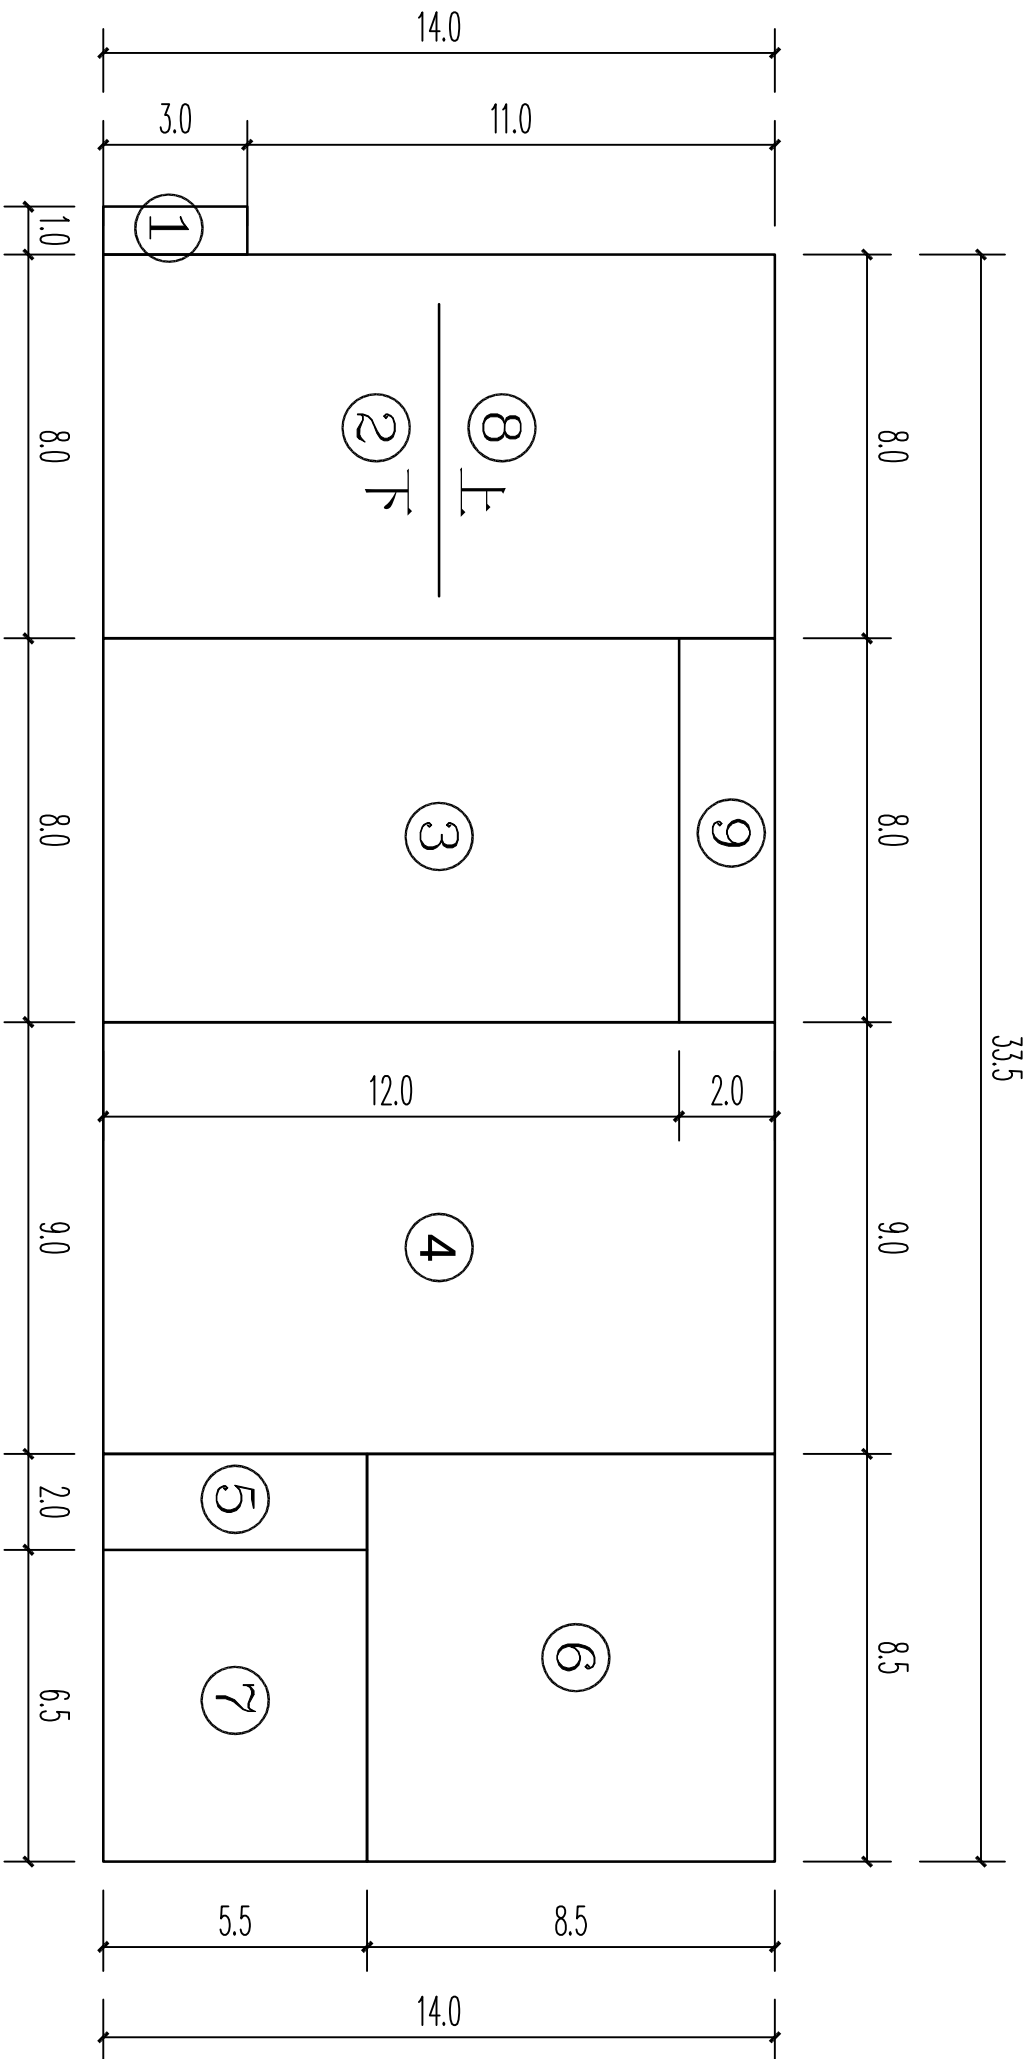

废水处理构筑物一览表

序号	名称	规格（单位m）	结构	单位	数量	备注
1	格栅渠	2.0×1.0×1.0	钢砼	座	1	改造
2	调节池	14.0×8.0×3.7	钢砼	座	1	设备间下方
3	水解酸化池	12.0×8.0×4.5	钢砼	座	1	
4	好氧池	14.0×9.0×4.5	钢砼	座	1	
5	混凝反应池	5.5×2.0×4.5	钢砼	座	1	
6	二沉池	8.5×8.5×4.5	钢砼	座	1	
7	消毒池	8.5×5.5×4.5	钢砼	座	1	
8	污泥储池	8.0×2.0×4.5	钢砼	座	1	
9	设备间	14.0×8.0	框架	座	1	

说明：
1、本图标注以米计，标高以米计；
2、占地面积469平方。

广州市三清环保科技有限公司

工程名称

医院废水处理工程

工程编号

设计阶段

专业

方案

工艺

审核

日期

校对

设计

图号

工程名称

图纸名称

图幅尺寸

A3

张号

2

张数

1

比例

1:200

工艺流程图

日期	姓名	专业	日期	姓名	专业
		暖通电气			建筑构造
		弱电			给排水